


EDIFICIO CONFINANTE RISCALDATO

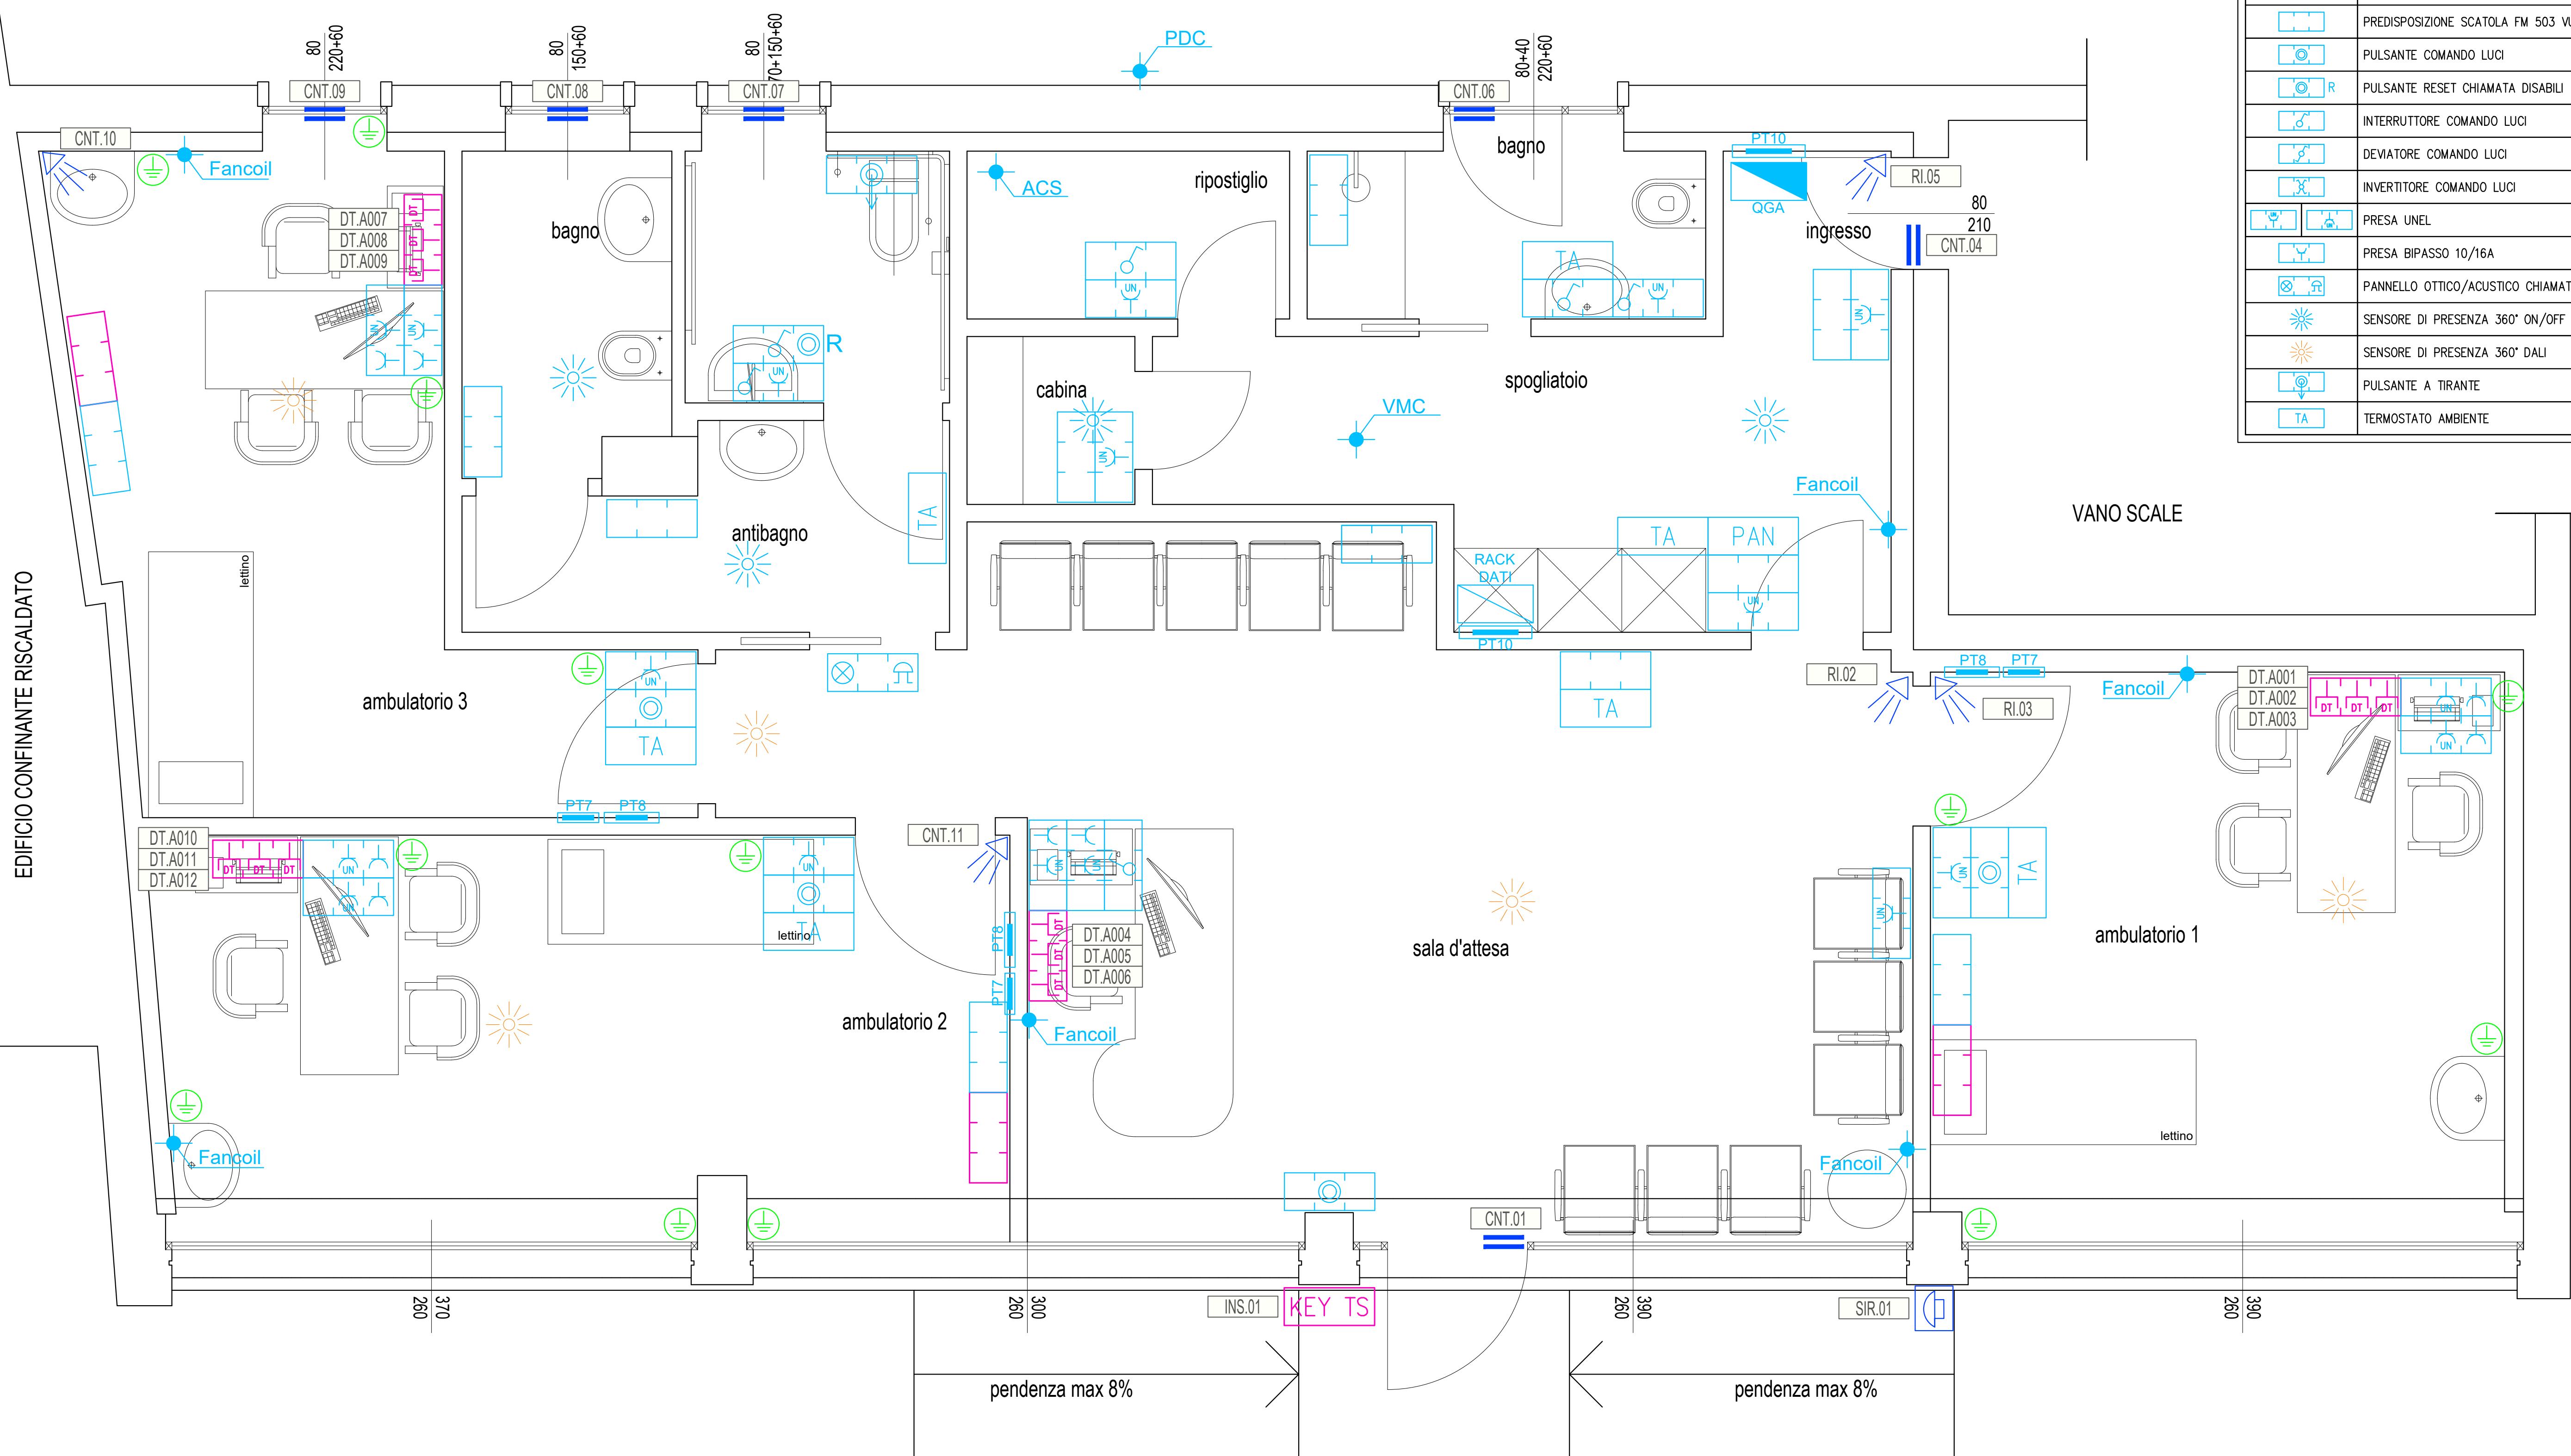

LEGENDA DISTRIBUZIONE

	QUADRO ELETTRICO		ALIMENTAZIONE UTENZA
	RACK DATI		PREDISPOSIZIONE SCATOLA SPECIALI 503 VUOTA DA INCASSO
	SCATOLE DI DERIVAZIONE DA INCASSO		PRESA DATI RJ45
	PREDISPOSIZIONE SCATOLA FM 503 VUOTA DA INCASSO		PANNELLO COMANDO ALLARME ANTINTRUSIONE
	PULSANTE COMANDO LUCI		CONTATTO ANTINTRUSIONE
	PULSANTE RESET CHIAMATA DISABILI		RIVELATORE VOLUMETRICO ANTINTRUSIONE
	INTERRUTTORE COMANDO LUCI		SIRENA IMPIANTO ANTINTRUSIONE
	DEVIATORE COMANDO LUCI		PREDISPOSIZIONE TUBAZIONE #25 per futura connessione esp.
	INVERTITORE COMANDO LUCI		LAMPADA DI EMERGENZA AUTONOMA
	PRESA UNEL		INDICAZIONE U.S. AUTONOMA
	PRESA BIPASSO 10/16A		LED PANEL 60x60 27/34/36/39W ON/OFF - DALI
	PANNELLO OTTICO/ACUSTICO CHIAMATA DISABILI		FARETTO AD INCASSO 20W ON/OFF
	SENSORE DI PRESENZA 360° ON/OFF		FARETTO AD INCASSO 13W ON/OFF
	SENSORE DI PRESENZA 360° DALI		FARETTO AD INCASSO 13W DALI
	PULSANTE A TIRANTE		LAMPADA ESTERNA DA PARETE LED 9W
	TERMOSTATO AMBIENTE		

VISTO TECNICO INCARICATO



COMMITTENTE: COMUNE DI ALBANO SANT'ALESSANDRO	
PROGETTO: PROGETTO ESECUTIVO PER I LAVORI DI SISTEMAZIONE LOCALI INTERNI AD USO AMBULATORIALE, CON EFFICIENTAMENTO ENERGETICO, DELL'IMMOBILE EX GHIDELLI IN VIA DON G. SCHIAVI CUP: G74E29002110004	
LOCALITÀ: ALBANO SANT'ALESSANDRO (BG) Via Don G. Schiavi, 7	
OGGETTO: PLANIMETRIA IMPIANTO ELETTRICO STATO DI PROGETTO	
PROGETTISTA: GUERINI Per.Ind. GRAZIANO Tel./Fax 035/721651 - Email: graziano@studioguerini.com Via Fratelli Damiani n.21 - Gazzaniga (BG) P.IVA 02931130161 - C.F. GRN 77D15D952R	
UNITÀ DI MISURA: cm SCALA: 1:25 FORMATO: A3 DATA DISEGNO: Aprile 2020 AGGIORNAMENTO:	TAVOLA: E03